


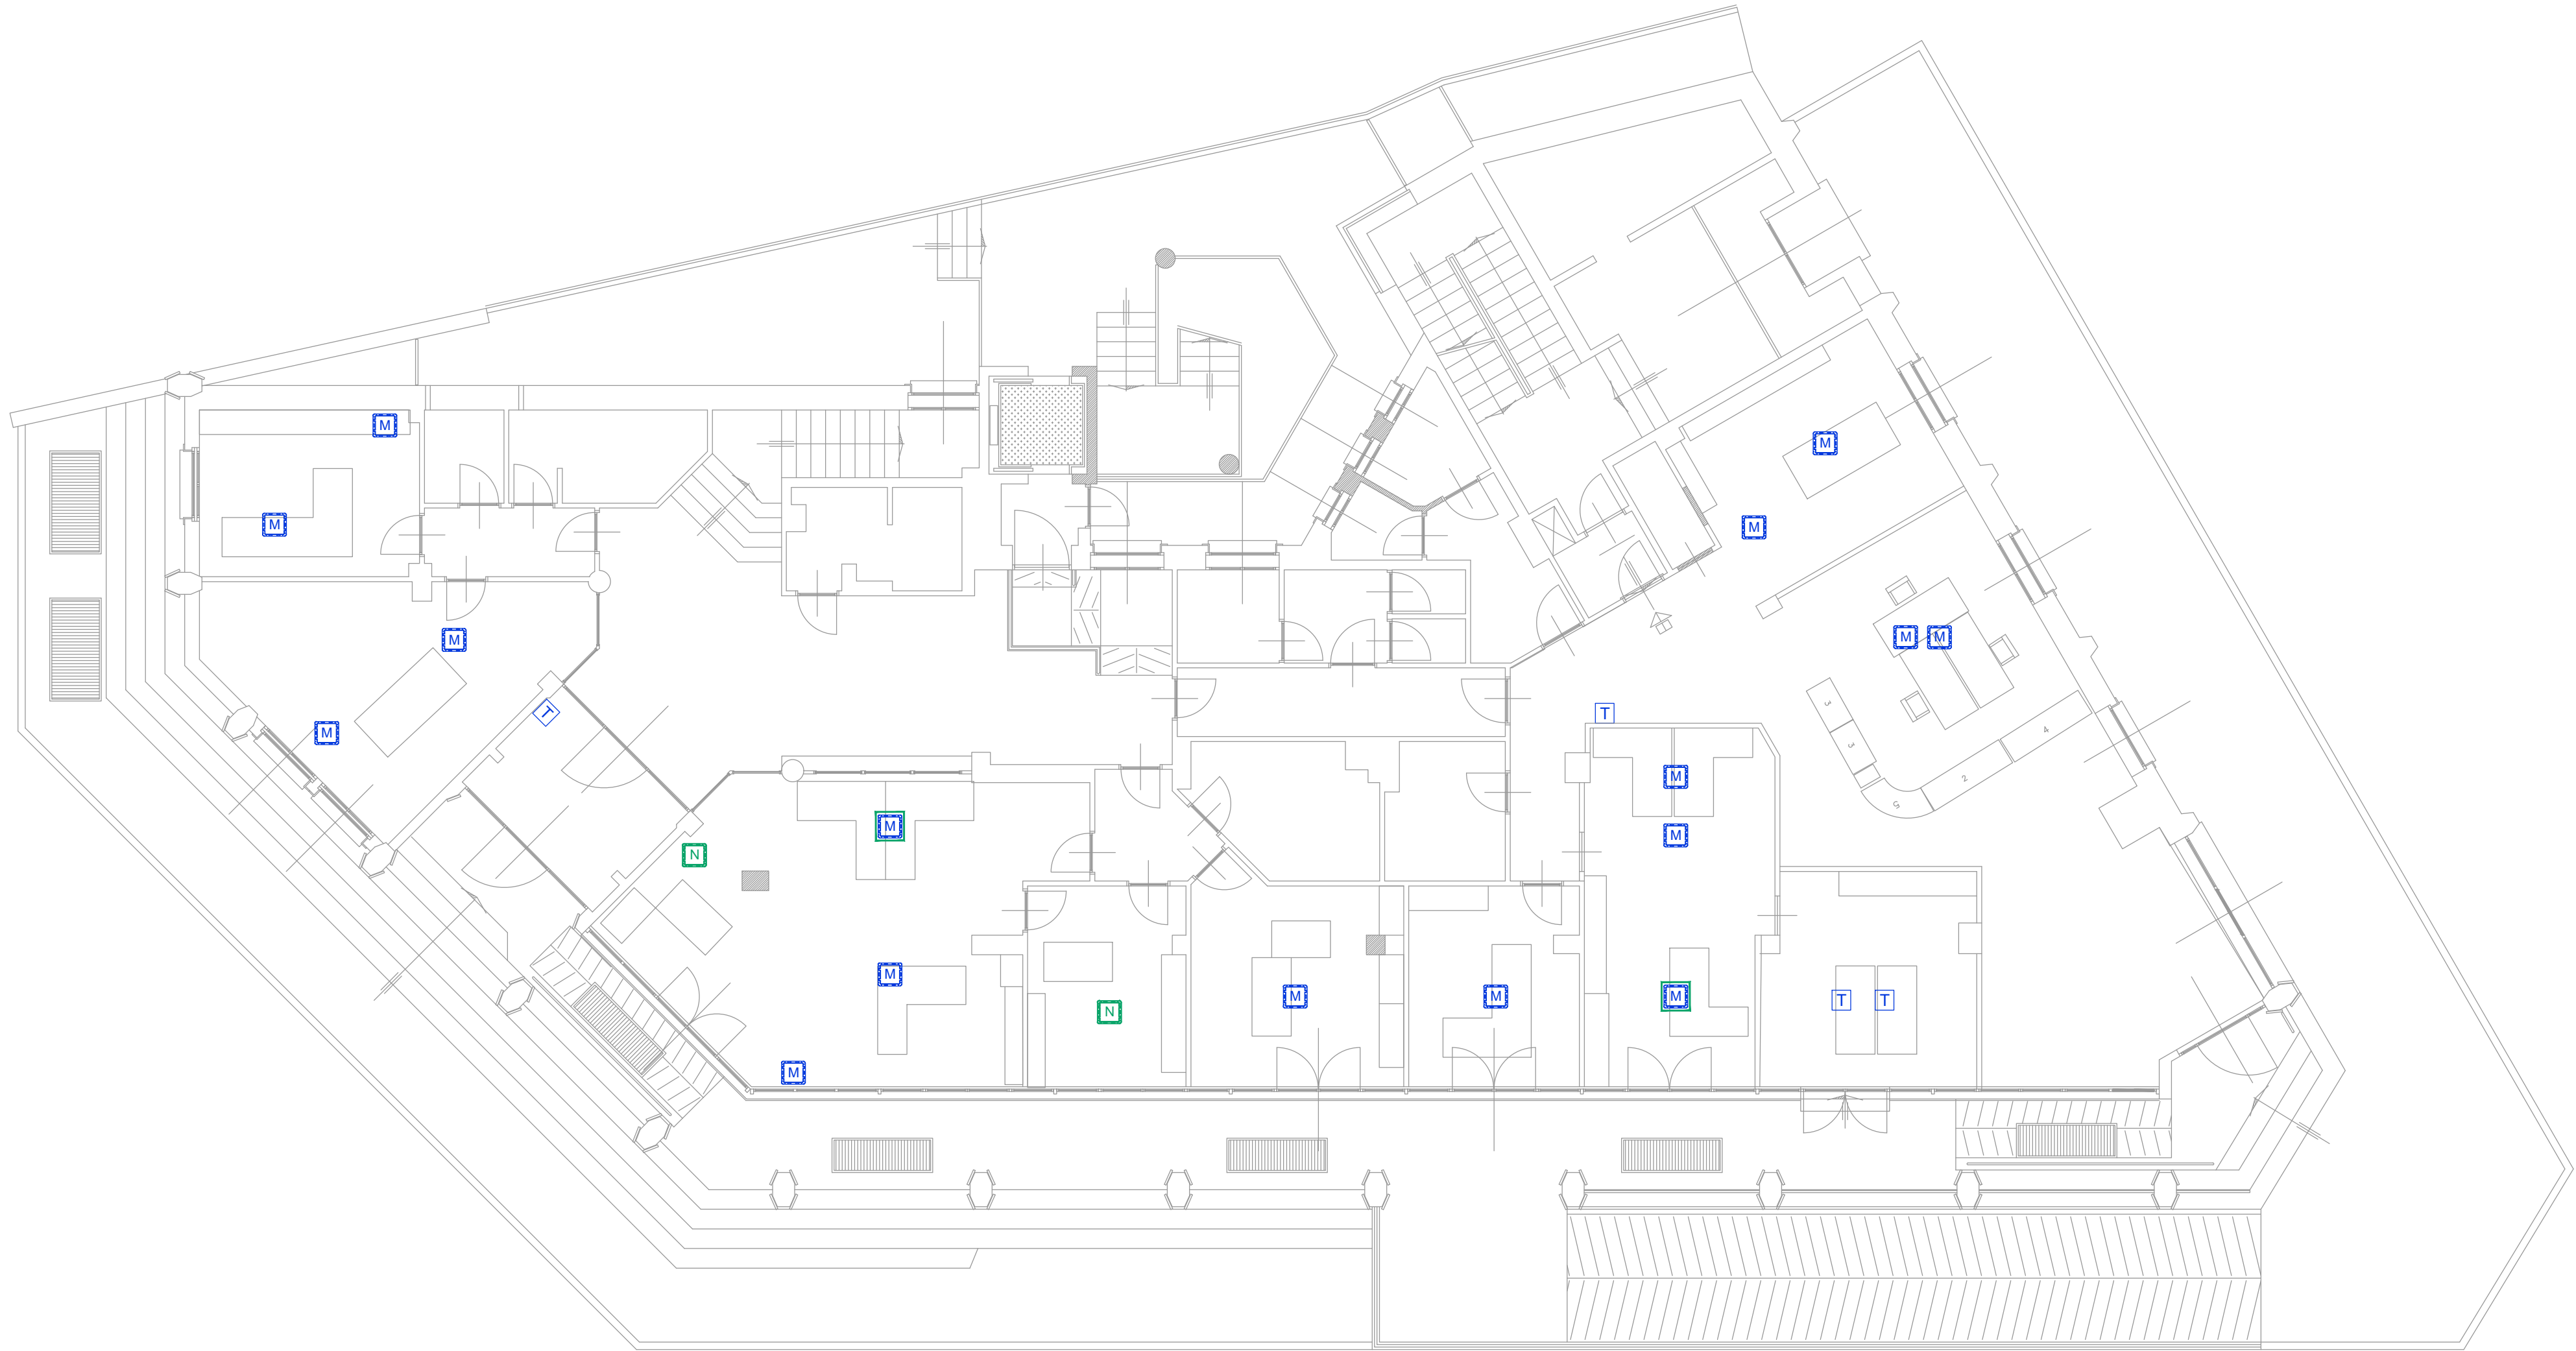

Legenda Simboli	
	Torretta a scomparsa per pavimento sopraelevato esistente da equipaggiare con la fornitura e posa di: - 2x presa standard P40 - 3x presa standard P17/11 - 1x interruttore magnetotermico 16A - 2x presa RJ45 cat. 6
	Torretta a scomparsa per pavimento sopraelevato di nuova fornitura e posa da equipaggiare con: - 2x presa standard P40 - 3x presa standard P17/11 - 1x interruttore magnetotermico 16A - 2x presa RJ45 cat. 6
	Torretta a pavimento esistente da equipaggiare con la fornitura e posa di : - 2x prese standard P40 - 3x prese standard P17/11 - 1x interruttore magnetotermico 16 A - 2x presa RJ45 cat. 6



Studio Associato di
Ingegneria *Pasquini*
di Davide Pasquini e Luciano Pasquini
Via Traforo, 73 - 10053 Bussoleno (To)
tel. 0122/48738
P.I. 09834610017

Commessa

74.21

File

74.21.10.08.0.dwg

Impianto elettrico

Progetto esecutivo



Comune di Bardonecchia

Progetto

Palazzo Comunale - Piazza De Gasperi, 1
Adeguamento impianto trasmissione dati e forza motrice

Titolo

Integrazione impianto forza motrice
Piano terra
Planimetria

Documento n.

74.21.10.08.0

Redatto

Controllato

Approvato

A.S.

L.P.

D.P.

Scala

1:100

1 cm



0	20/10/2025	Emissione
Rev.	Data	Descrizione