


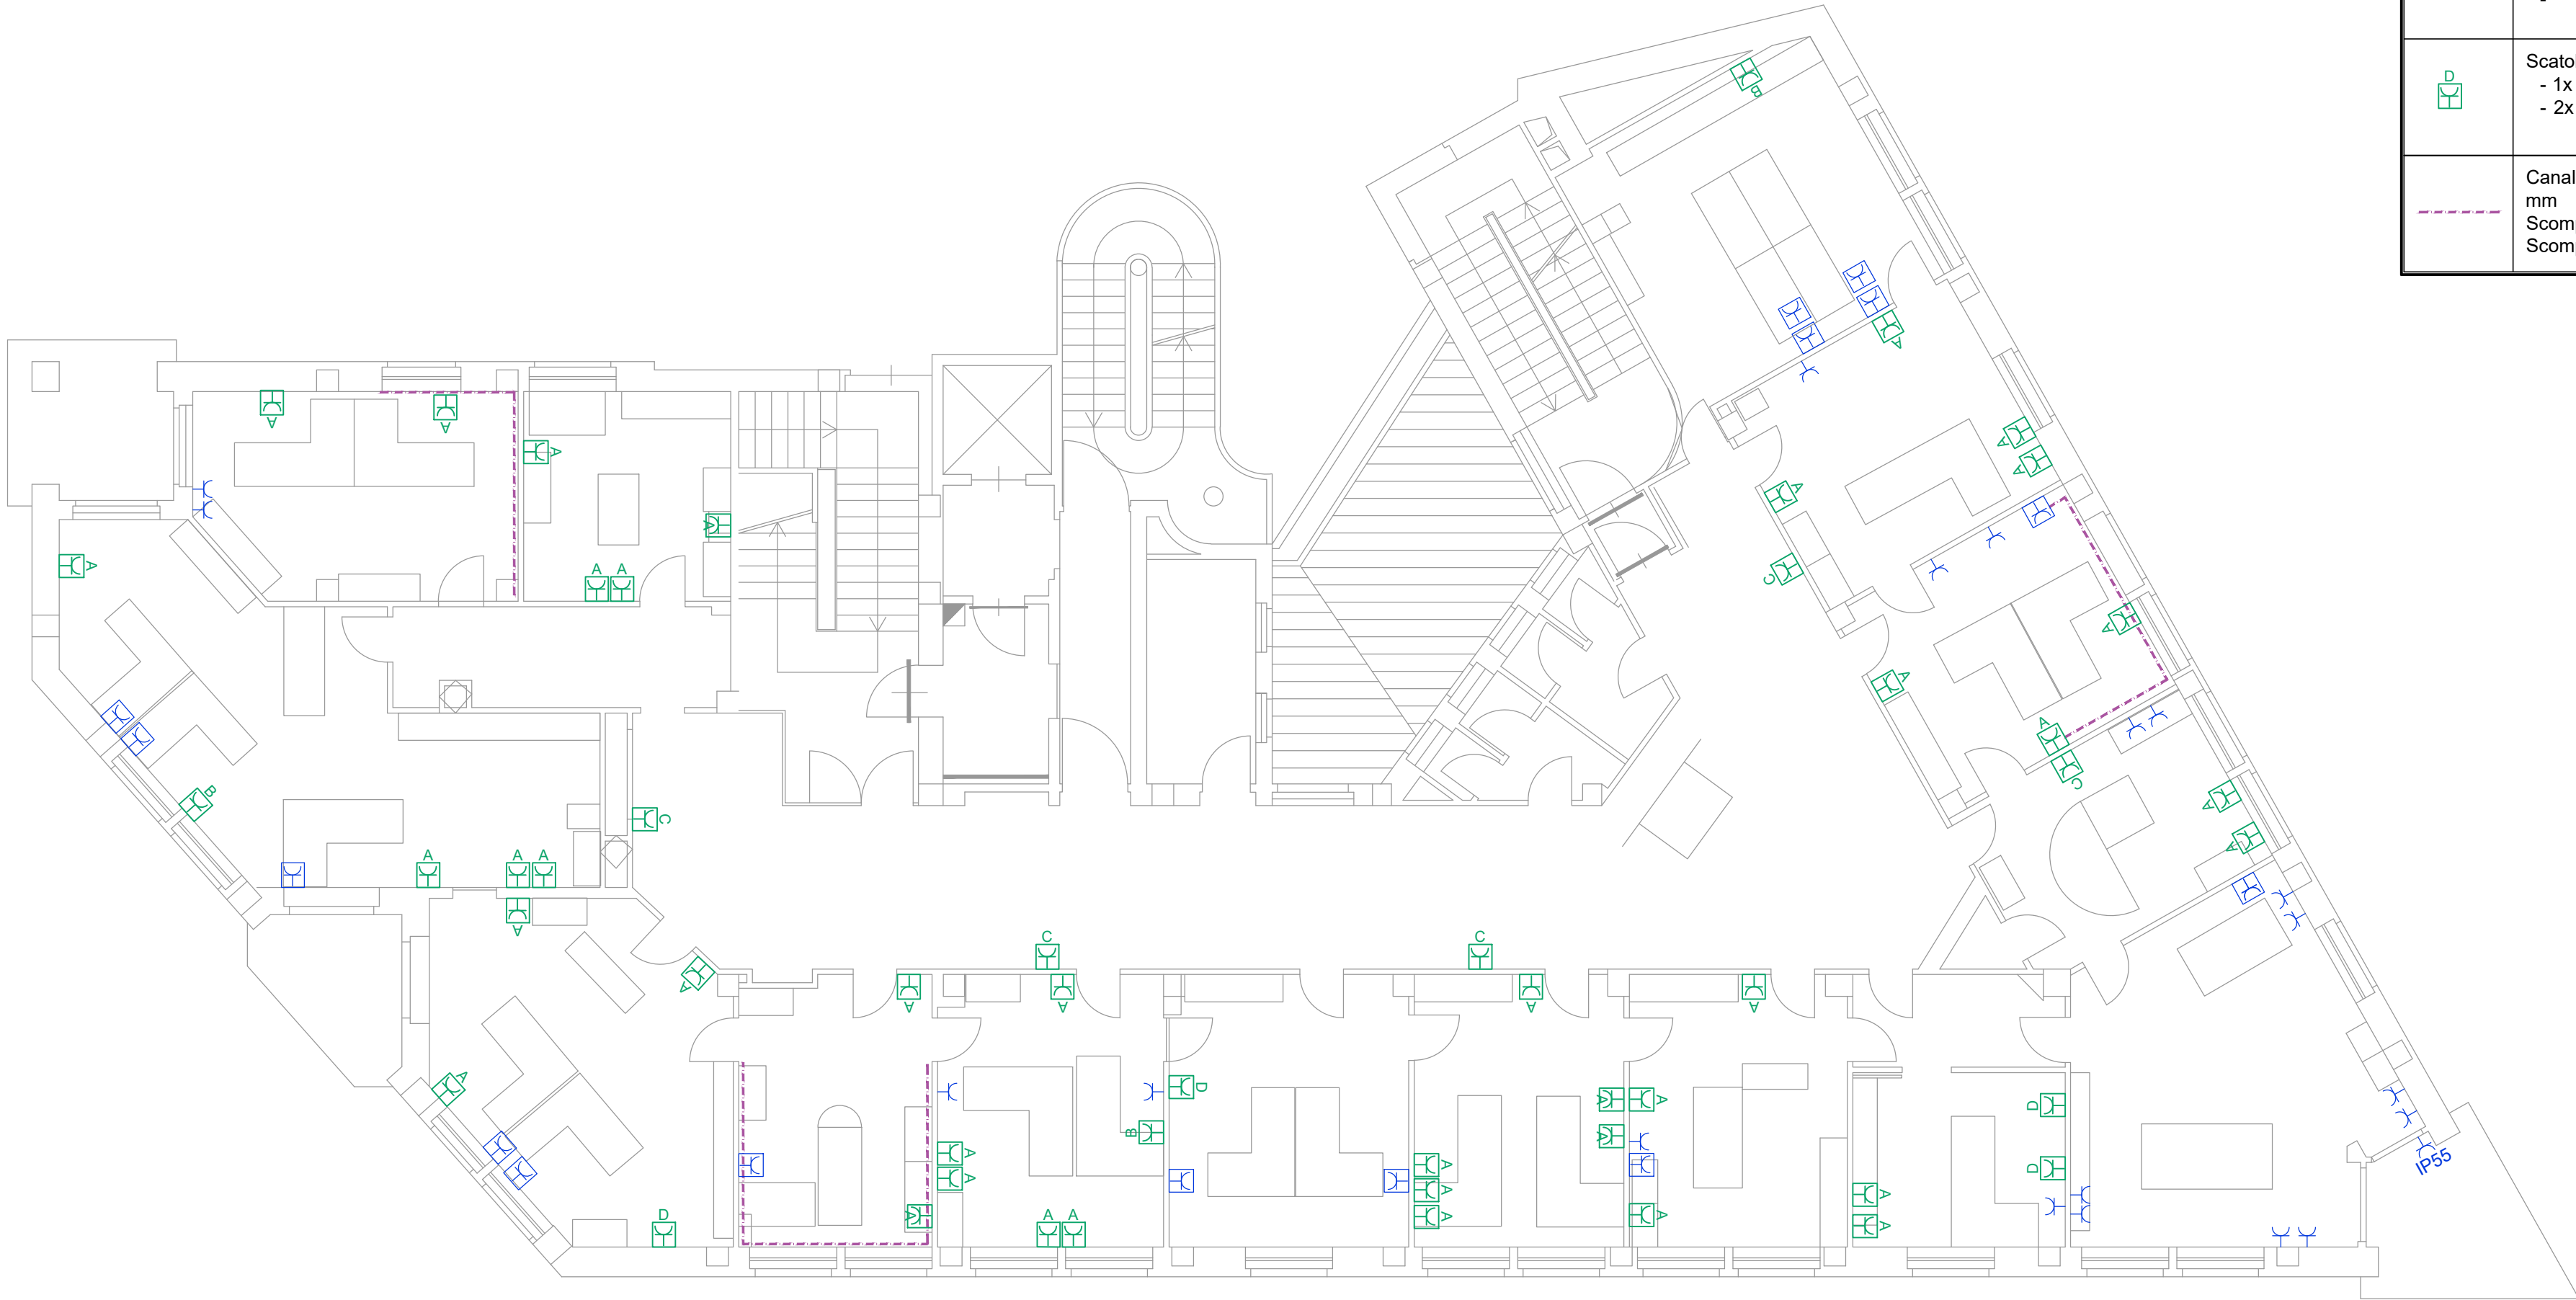

Legenda Simboli	
	Scatola portafrutti a 3 posti completa di protezione IP55 equipaggiata con 1 presa standard P40
	Presa standard P40 di nuova fornitura e posa in scatola esistente
	Scatola portafrutti a 6/7 posti per posa sporgente a parete equipaggiata con: - 2x presa standard P40 - 3x presa standard P17/11
	Scatola portafrutti esistente equipaggiata con: - 1x presa standard P40 di nuova fornitura e posa - 1x presa standard P17/11 di nuova fornitura e posa
	Scatola portafrutti a 4 posti per posa sporgente a parete di nuova fornitura e posa equipaggiata con: - 1x presa standard P40 - 2x presa standard P17/11
	Scatola portafrutti a 3 posti per posa sporgente a parete di nuova fornitura e posa equipaggiata con: - 1x presa standard P40
	Canalina in PVC a due scomparti, dimensioni 40x16 mm Scomparto 1- distribuzione forza motrice Scomparto 2 - distribuzione trasmissione dati

Studio Associato di
Ingegneria *Pasquini*
di Davide Pasquini e Luciano Pasquini
Via Trafaro, 73 - 10053 Bussoleno (To)
tel. 0122/48788
P.I. 09834610017

Commissa	74.21	File	74.21.10.09.0.dwg
Impianto elettrico			
Progetto esecutivo			

Comune di Bardonecchia

Progetto

Palazzo Comunale - Piazza De Gasperi, 1
Adeguamento impianto trasmissione dati e forza motrice

Titolo

Integrazione impianto forza motrice
Piano primo
Planimetria

Documento n.

74.21.10.09.0

Redatto	Controllato	Approvato
A.S.	L.P.	D.P.

Scala

1:100

1 cm

0	20/10/2025	Emissione
Rev.	Data	Descrizione