


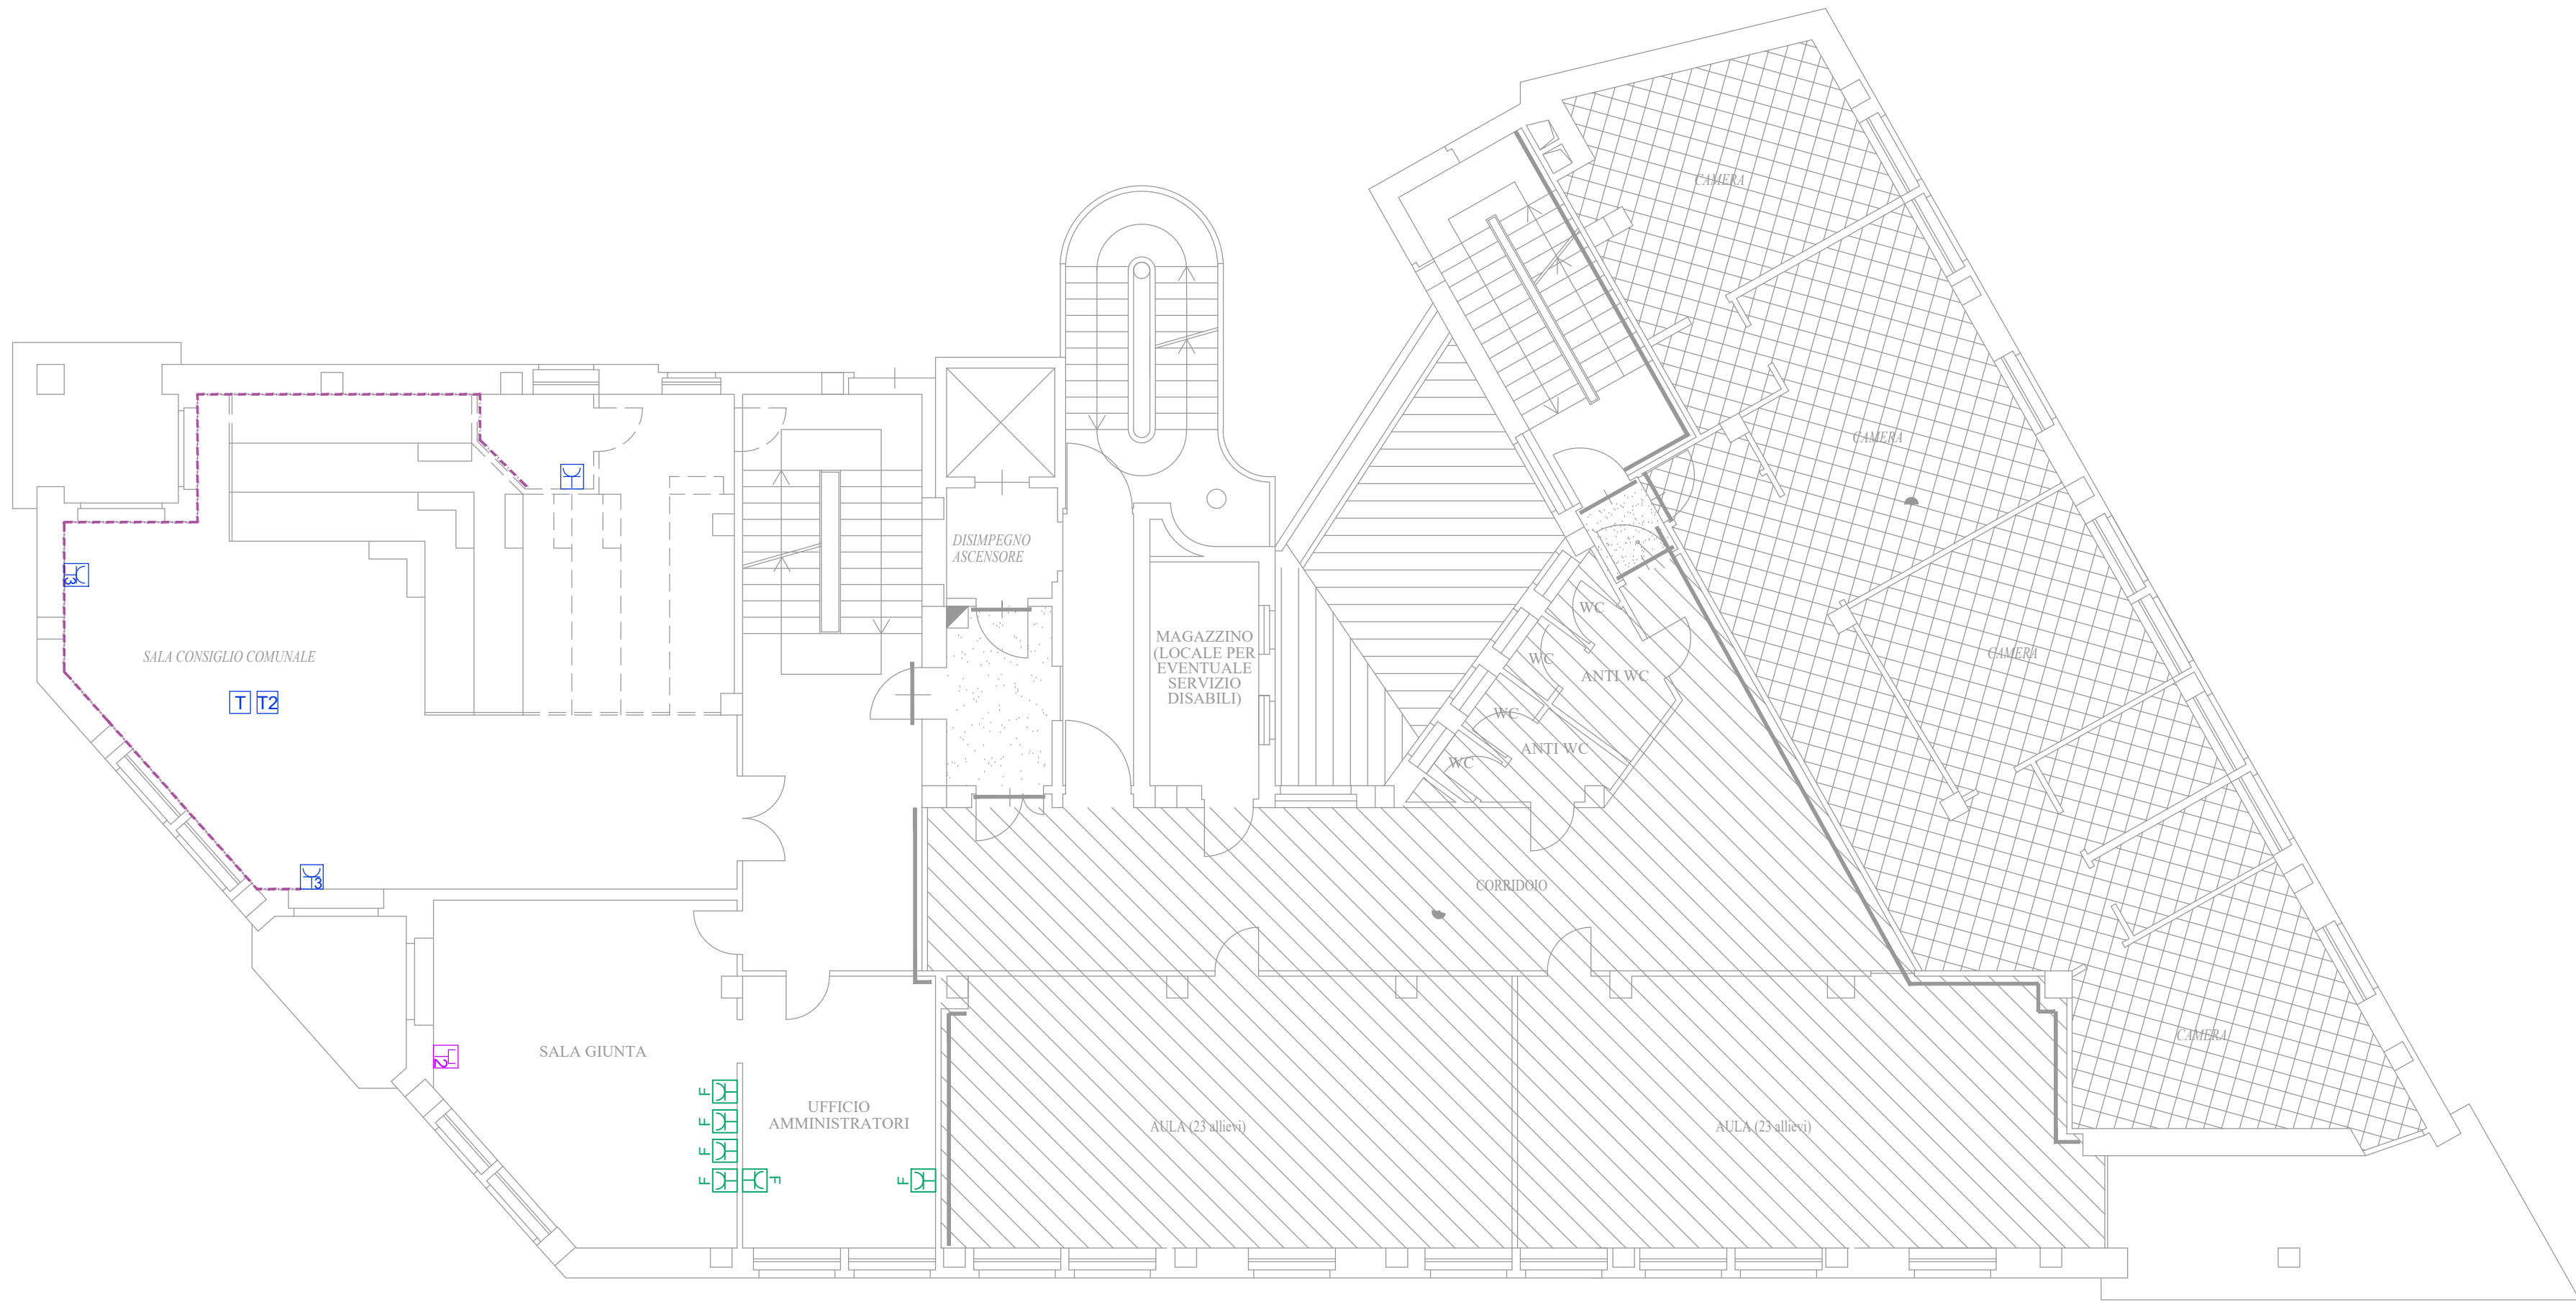

Legenda Simboli	
	Scatola portafrutti a 6/7 posti per posa sporgente a parete equipaggiata con: - 2x presa standard P40 - 3x presa standard P17/11
	Scatola portafrutti a 3 posti per posa sporgente a parete equipaggiata con 1 presa standard P40
	Scatola portafrutti a 4 posti per posa sporgente a parete di nuova fornitura e posa equipaggiata con: - 2x presa standard P40
	Canalina in PVC a due scomparti, dimensioni 60x20 mm di nuova fornitura posata a parete Scomparto 1- distribuzione forza motrice Scomparto 2 - distribuzione trasmissione dati

Studio Associato di
Ingegneria *Pasquini*
di Davide Pasquini e Luciano Pasquini
Via Traforo, 73 - 10053 Bussoleno (To)
tel. 0122/48738
P.I. 09834610017

Commissa

74.21

File

74.21.10.10.0.dwg

Impianto elettrico

Progetto esecutivo



Comune di Bardonecchia

Progetto

Palazzo Comunale - Piazza De Gasperi, 1
Adeguamento impianto trasmissione dati e forza motrice

Titolo

Integrazione impianto forza motrice
Piano secondo
Planimetria

Documento n.

74.21.10.10.0

Redatto	Controllato	Approvato
A.S.	L.P.	D.P.

Scala

1:100

1 cm

0	20/10/2025	Emissione
Rev.	Data	Descrizione