


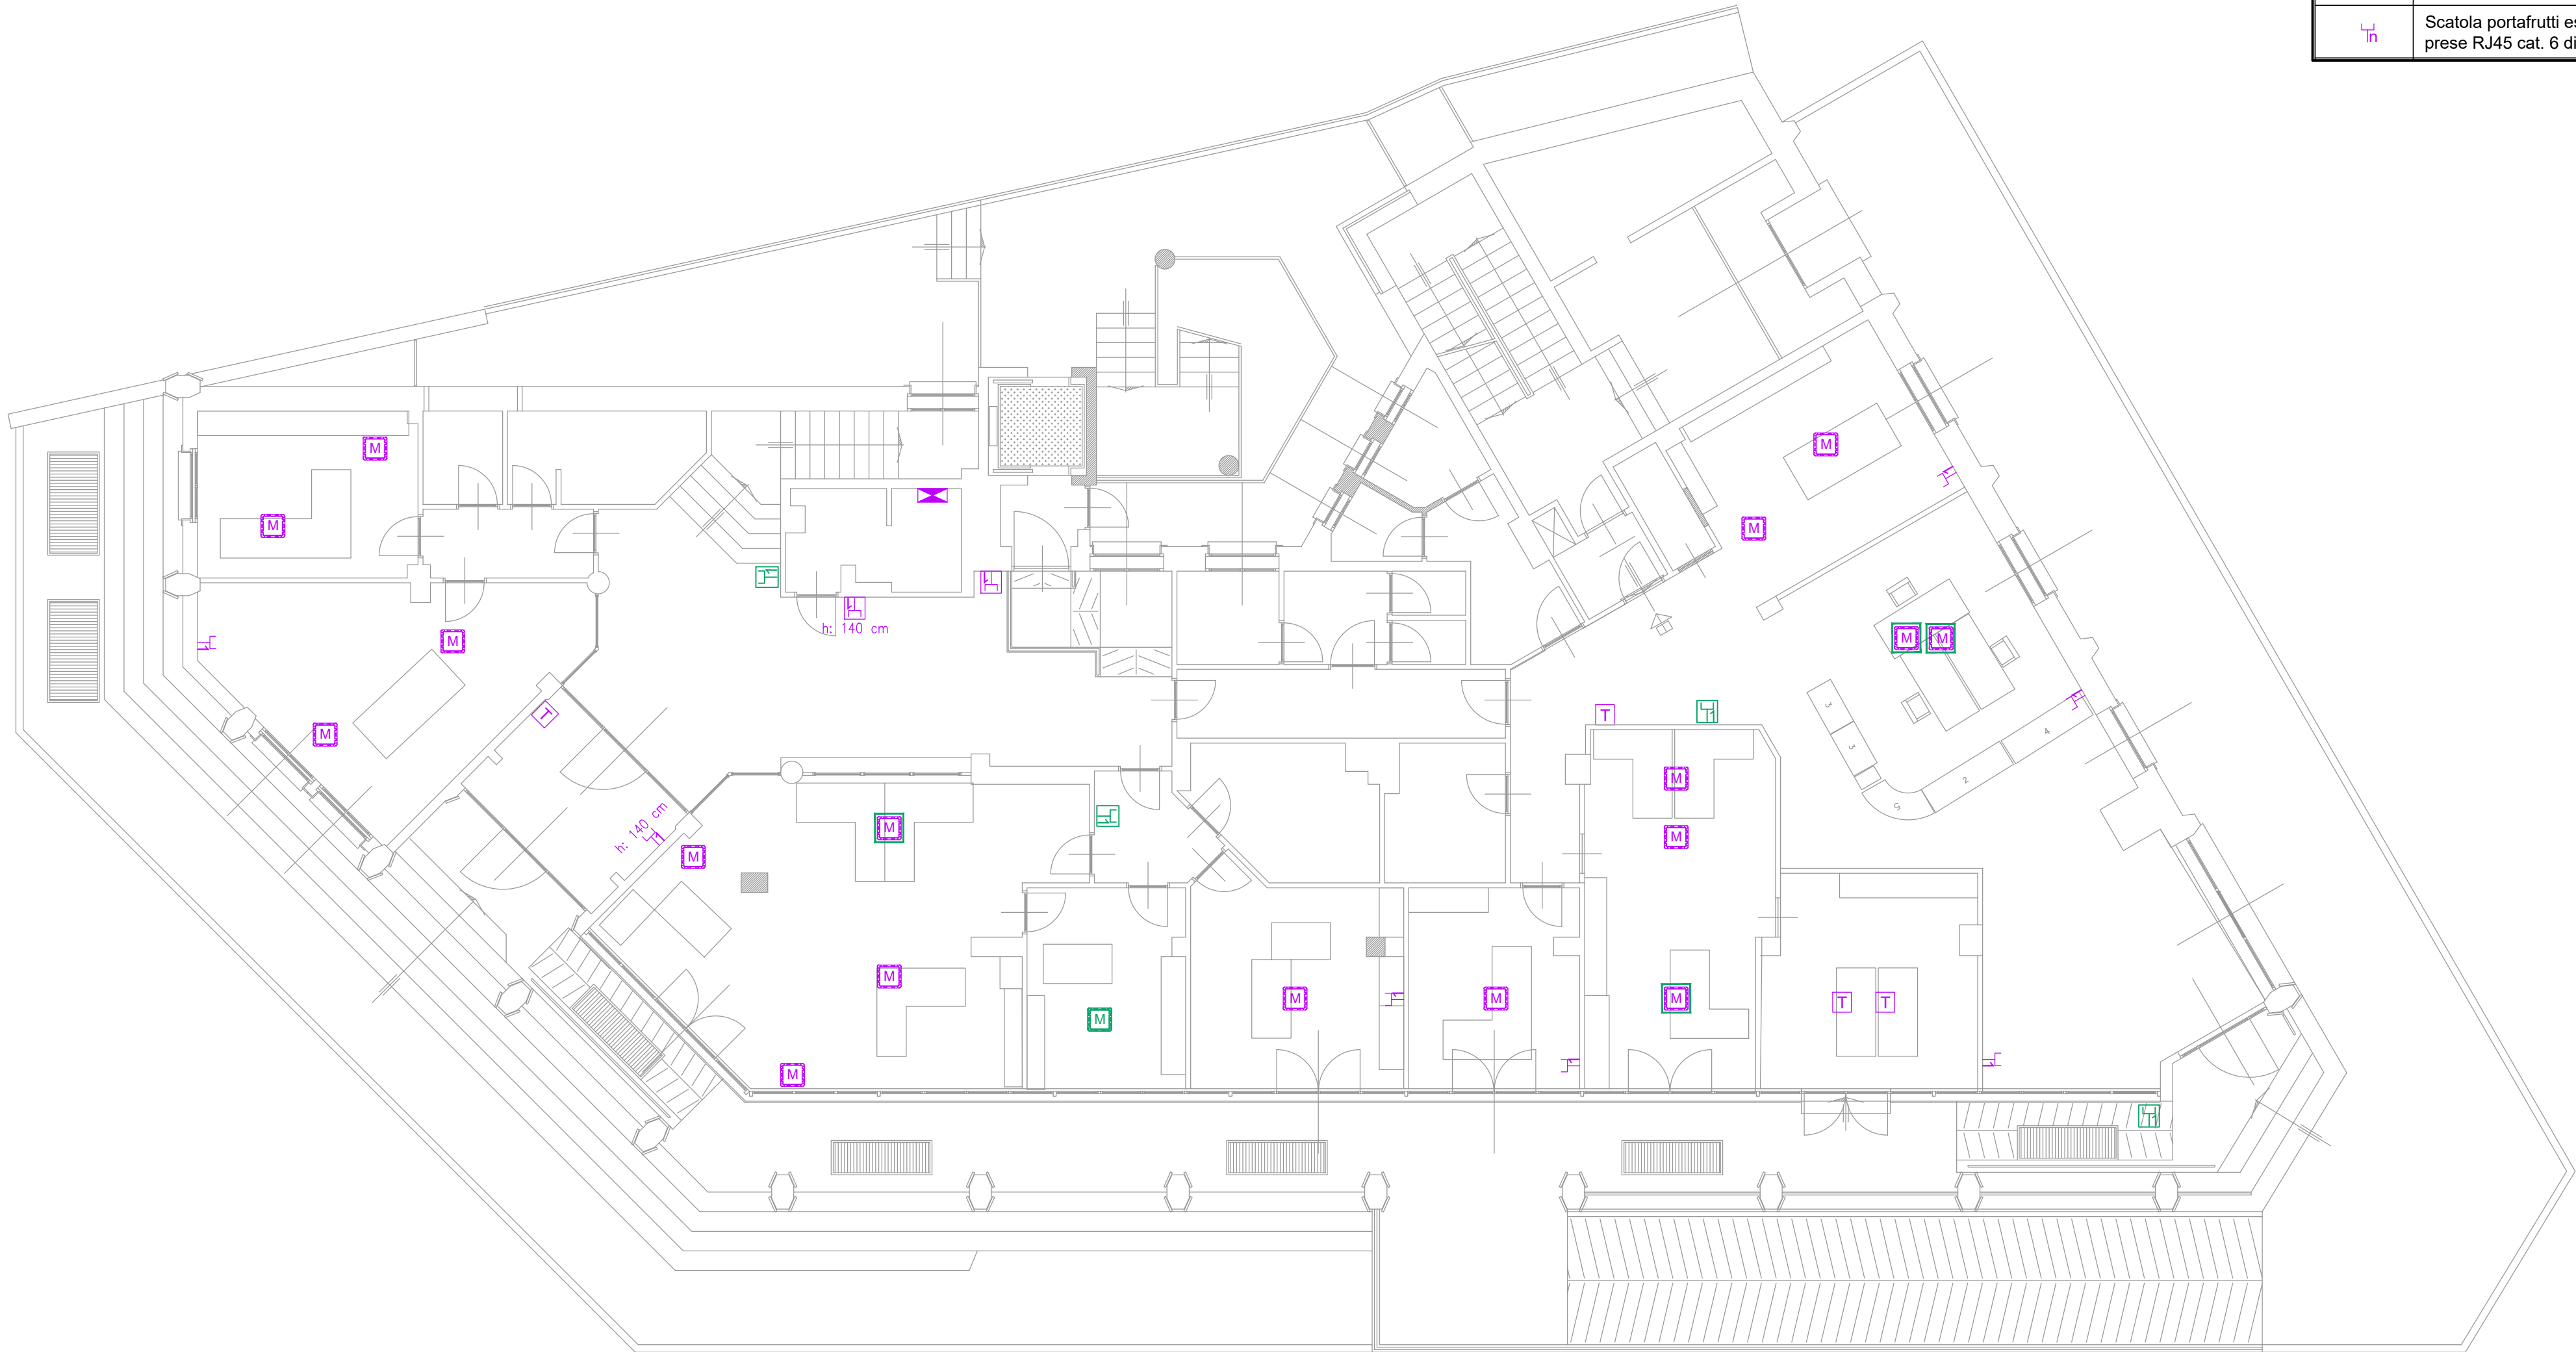

	Legenda Simboli
	Rack dati esistente
	Torretta a scomparsa per pavimento sopraelevato esistente equipaggiata con - 2x presa RJ45 cat. 6
	Torretta a scomparsa per pavimento sopraelevato di nuova fornitura e posa da equipaggiare con: - 2x presa RJ45 cat. 6
	Torretta a scomparsa per pavimento sopraelevato esistente equipaggiata con: - 2x presa RJ45 cat. 6 esistente - 2x presa RJ45 cat. 6 di nuova fornitura e posa
	Torretta a pavimento esistente equipaggiata con: - 2x presa RJ45 cat. 6
	Scatola portafrutti esistente, equipaggiata con "n" prese RJ45 cat. 6 di nuova fornitura e posa
	Scatola portafrutti a 3 posti equipaggiata con "n" prese RJ45 cat. 6 di nuova fornitura e posa
	Scatola portafrutti esistente, equipaggiata con "n" prese RJ45 cat. 6 di nuova fornitura e posa



Studio Associato di
Ingegneria *Pasquini*
di Davide Pasquini e Luciano Pasquini
Via Traforo, 73 - 10053 Bussoleno (To)
tel. 0122/48738
P.I. 09834610017

Commissa **74.21**File **74.21.10.05.0.dwg**

Impianto elettrico

Progetto esecutivo



Comune di Bardonecchia

Progetto

Palazzo Comunale - Piazza De Gasperi, 1
Adeguamento impianto trasmissione dati e forza motrice

Titolo

Integrazioni impianto rete dati
Piano terra
Planimetria

Documento n.

74.21.10.05.0

Redatto

Controllato

Approvato

A.S.


L.P.

D.P.

Scala

1:100

1 cm [-----]

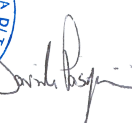

0	20/10/2025	Emissione
Rev.	Data	Descrizione