


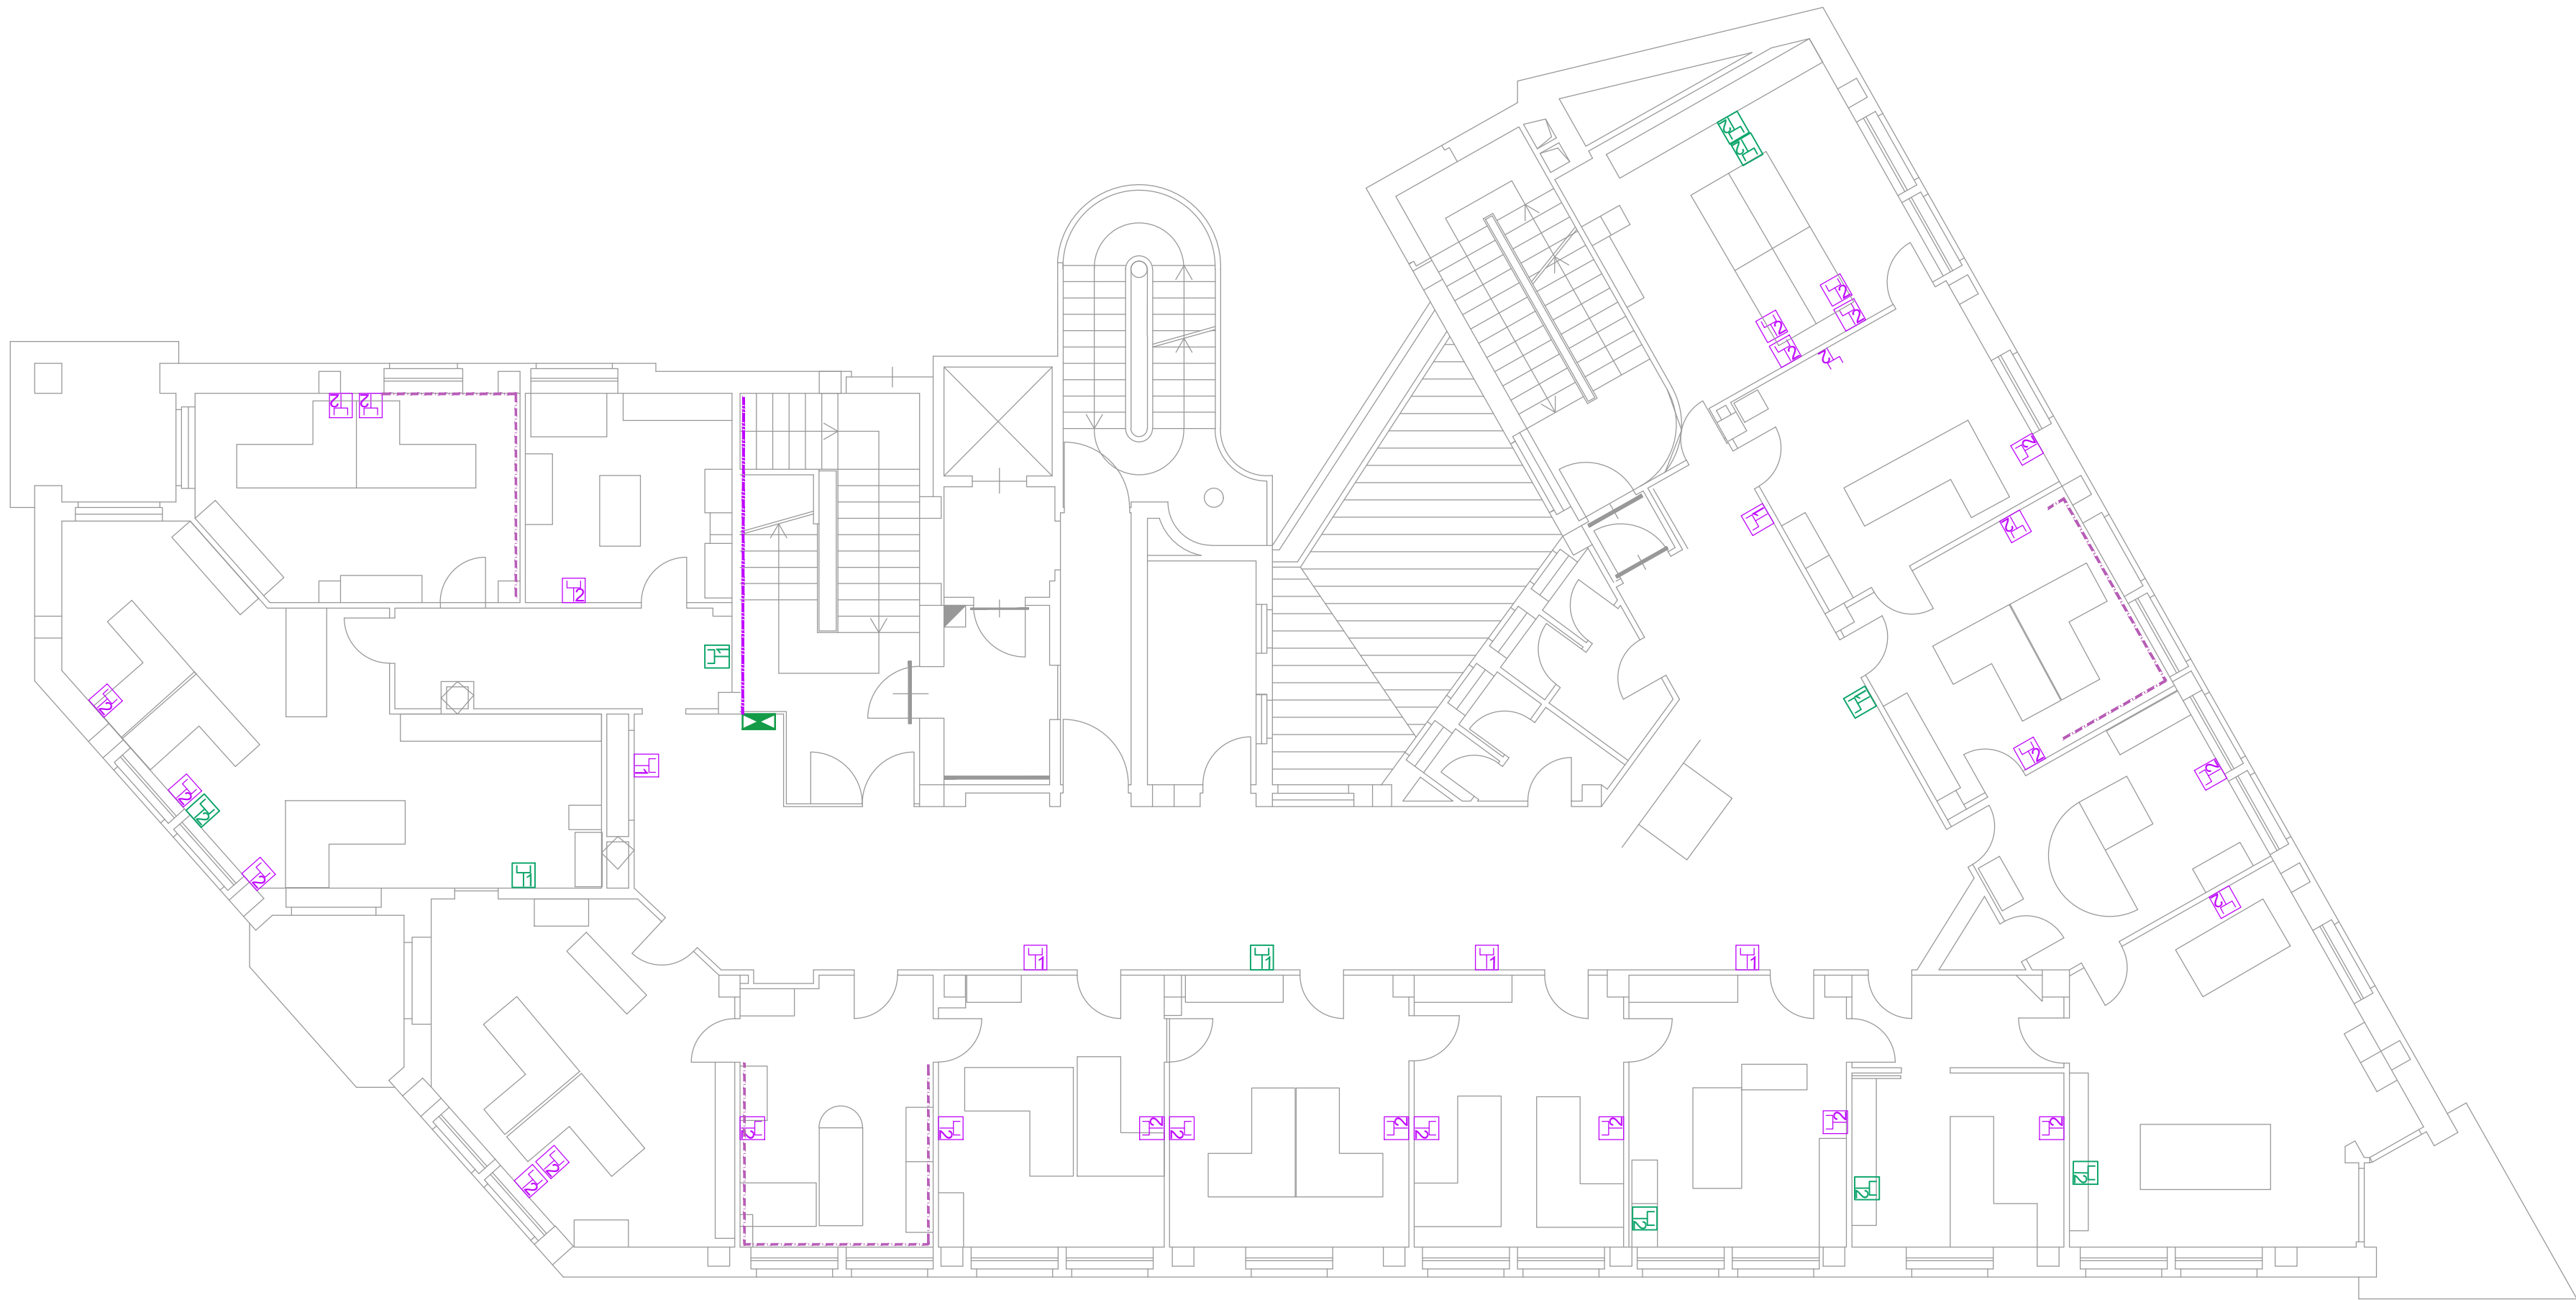

Legenda Simboli	
	Armadio di rete esistente
	Scatola portafrutti esistente, equipaggiata con "n" prese RJ45 cat. 6
	Scatola portafrutti esistente, equipaggiata con "n" prese RJ45 cat. 6
	Scatola portafrutti a 3 posti equipaggiata con "n" prese RJ45 cat. 6 di nuova fornitura e posa
	Canalina in PVC a due scomparti, dimensioni 40x16 mm Scomparto 1- distribuzione forza motrice Scomparto 2 - distribuzione trasmissione dati
	Fibra ottica monomodale 12 fibre in tubo in PVC rigido diametro 32 mm posato a vista a parete o soffitto

Studio Associato di
Ingegneria *Pasquini*
di Davide Pasquini e Luciano Pasquini
Via Traforo, 73 - 10053 Bussoleno (To)
tel. 0122/48738
P.I. 09834610017

Commissa

74.21

File

74.21.10.06.0.dwg

Impianto elettrico

Progetto esecutivo



Comune di Bardonecchia

Progetto

Palazzo Comunale - Piazza De Gasperi, 1
Adeguamento impianto trasmissione dati e forza motrice

Titolo

Integrazioni impianto rete dati
Piano primo
Planimetria

Documento n.

74.21.10.06.0

Redatto

Controllato

Approvato

A.S.

L.P.

D.P.

Scala

1:100

1 cm

Rev.	Data	Descrizione
0	20/10/2025	Emissione